



PARSEN

广州派晟工业技术有限公司

Guangzhou Parsen Industrial Technology Co.,Ltd.



广州派晟工业技术有限公司

Guangzhou Parsen Industrial Technology Co.,Ltd.

电话: 020-32031043

传真: 020-80720403

网址: <http://www.parsen.com.cn>

邮箱: sales@parsen.com.cn

地址: 广州市天河区沐陂东路5号沐陂工业园3栋二楼

邮编: 510663

本手册内容谨供参考, 如需购买产品, 请与本公司联系确定选型
版本号: 2019.01

中国·广州



Work together
to create a better future
携手合作 共创未来

我们是 **PARSEN**

Performance 性能

Accurate 准确

Reliable 可靠

Stable 稳定

SENSOR 传感器制造专家

Company Introduction 公司简介 >>

广州派晟工业技术有限公司是一家集研发、生产、安装、销售、服务为一体的独立法人企业，公司坐落于广州市的知识产业核心区----广州智慧城产业圈。

公司拥有一批从事工业自动化行业多年的技术研发、生产、安装、销售及售后服务人员，经过多年的技术改进和行业积累，可为客户提供压力仪表、温度仪表、差压仪表、开关及报警仪表、无线仪表、流量仪表、液位仪表、监测仪表、工业信号接口仪表、电磁阀、二次仪表、安装配件等产品，并可根据客户的现场工况需要量身订制非标产品。




同时根据公司经营发展的需要，先后取得了：营业执照、“派晟”中文注册商标、“PARSEN”英文注册商标、计量器具形式批准证书、制造计量器具生产许可证、CE认证、隔爆认证、本安认证、ISO9001：2015质量管理体系认证、并获得了西昌卫星发射中心西昌发射测试站授予的“百次发射任务”的优秀单位及感谢信。

“以质量求生存、以创新求发展、以客户为导向”是企业的质量方针，企业的发展离不开新、老客户的信任和支持，是我们持之以恒的工作动力。

广州派晟工业技术有限公司热忱欢迎您的莅临指导！

Certificates 证书 >>

Certificates 证书 >>

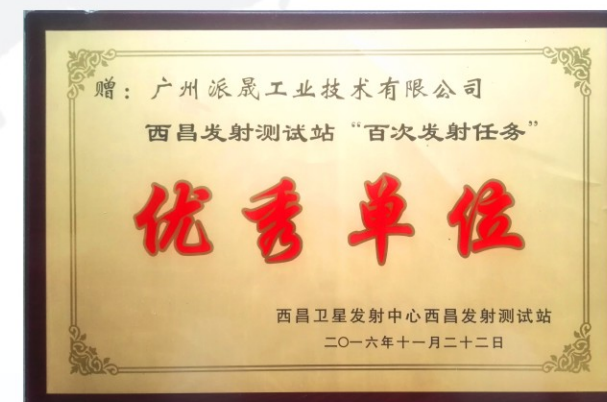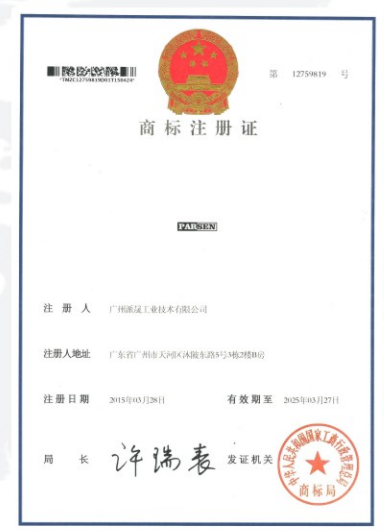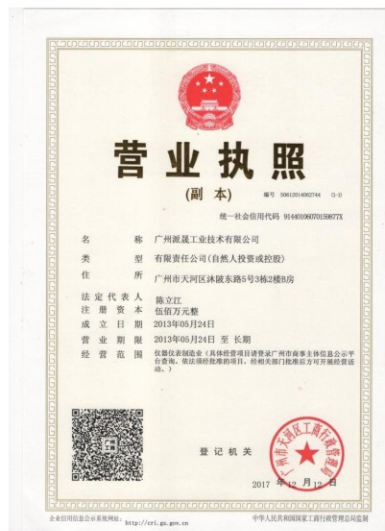

Certificates

证书 >>

CNEX 国家防爆

防爆电气设备 防爆合格证

编号: CNEx14.1711X

送检单位: 广州派展工业技术有限公司
(广州市天河区沐稼东路5号3栋2楼B室)

样品名称: 一体化温度变送器

型号规格: PS8000 24VDC 4~20mA

防爆标志: Ex ia IIC T6 Ga

产品标准: Q/PS 101.02-2013 JT2

总装图号: TK1.190.001 1-8

经对上述产品图样及技术文件的审查和样品检验, 确认符合下列标准:
GB3836.1-2010《爆炸性环境 第1部分: 设备 通用要求》
GB3836.4-2010《爆炸性环境 第4部分: 本质安全型“i”保护的电气设备》

记事:
1. 本产品用在0区时, 应采取预防措施防止由于冲击或摩擦引起的点燃危险!
2. 本安参数为: $U_i=28VDC$, $I_i=93mA$, $P_i=0.65W$, $C_i=0.044\mu F$, $L_i=0mH$.

本证有效期: 2014年7月8日至2019年7月7日

颁发日期: 2014年7月8日

中心主任: 王华

国家防爆电气产品质量监督检验中心
地址: 中国河南省南阳市仲景北路20号 邮编: 473008
电话: 0377-43226564 传真: 0377-43226175 <http://www.china-ex.com>

注: 本证书仅供认证文件和产品使用, 复制无效。输入资料: 李海英
0522 0758 4063 2352 联系方式: www.china-ex.com

CNEX 国家防爆

防爆电气设备 防爆合格证

编号: CNEx15.0700

送检单位: 广州派展工业技术有限公司
(广州市天河区沐稼东路5号3栋2楼B室)

样品名称: 压力变送器

型号规格: PS6000 24VDC 0~5VDC

防爆标志: Ex ia IIB T6 Ga

产品标准: Q/PS 101.01-2015 JT1

总装图号: CT-00-04

经对上述产品图样及技术文件的审查和样品检验, 确认符合下列标准:
GB3836.1-2010《爆炸性环境 第1部分: 设备 通用要求》
GB3836.4-2010《爆炸性环境 第4部分: 本质安全型“i”保护的电气设备》

记事:
1. 电源端、信号端
本安参数为: $U_i=28VDC$, $I_i=93mA$, $P_i=0.65W$, $C_i=0.3\mu F$, $L_i=0mH$.
2. 代表型号: PS6000 24VDC 0~5VDC, 0~10VDC, 1~5VDC, Ex ia IIB T6 Ga.

本证有效期: 2015年3月25日至2020年3月24日

颁发日期: 2015年3月25日

中心主任: 王华

国家防爆电气产品质量监督检验中心
地址: 中国河南省南阳市仲景北路20号 邮编: 473008
电话: 0377-43226564 传真: 0377-43226175 <http://www.china-ex.com>

注: 本证书仅供认证文件和产品使用, 复制无效。输入资料: 李海英
0618 8602 7859 8166 联系方式: www.china-ex.com

CNEX 国家防爆

防爆合格证

编号: CNEx18.4811X

制造单位: 广州派展工业技术有限公司
(广州市天河区沐稼东路5号3栋2楼B室)

产品名称: 温度控制继电器

型号规格: PS8000 DC24V

防爆标志: Ex d IIC T6 GbEx ID A21 IP65 T80°C

产品标准: Q/PS 101.05-2018 JT5

总装图号: QY-001

经对上述产品图样及技术文件的审查和样品检验, 确认符合下列标准:
GB3836.1-2010《爆炸性环境 第1部分: 设备 通用要求》
GB3836.2-2010《爆炸性环境 第2部分: 由隔爆外壳“d”保护的电气设备》
GB12476.1-2013《可燃性粉尘环境用电气设备 第1部分: 通用要求》
GB12476.5-2013《可燃性粉尘环境用电气设备 第5部分: 外壳保护型“D”》

记事:
1. 预置电缆长度均大于1米, 安装使用时, 电缆自由端应插入与使用环境相适应的设备内。
2. 外壳防护等级 IP65。
3. 温度控制范围: 防爆标志, Ex d IIC T1~T6 Gb
当测量介质温度<400°C时, 温度组别为 T1;
当测量介质温度<90°C时, 温度组别为 T2;
当测量介质温度<180°C时, 温度组别为 T3;
当测量介质温度<120°C时, 温度组别为 T4;
当测量介质温度<85°C时, 温度组别为 T5;
当测量介质温度<70°C时, 温度组别为 T6。

中心主任: 王华

颁发日期: 2018年9月21日
本证有效期: 2018年9月21日至2023年9月20日

国家防爆电气产品质量监督检验中心
南阳防爆电气研究所
地址: 中国河南省南阳市仲景北路20号 邮编: 473008
电话: 0377-43226564 传真: 0377-43226175 <http://www.china-ex.com>

注: 本证书仅供认证文件和产品使用, 复制无效。输入资料: 李海英
1762 9428 1553 0294 联系方式: www.china-ex.com

CNEX 国家防爆

防爆合格证

编号: CNEx18.5458X

制造单位: 广州派展工业技术有限公司
(广州市天河区沐稼东路5号3栋2楼B室)

产品名称: 压力变送器

型号规格: PS6000 DC24V

防爆标志: Ex d IIC T6 GbEx ID A21 IP65 T80°C

产品标准: Q/PS 101.01-2018 JT1

总装图号: CT-00-03

经对上述产品图样及技术文件的审查和样品检验, 确认符合下列标准:
GB3836.1-2010《爆炸性环境 第1部分: 设备 通用要求》
GB3836.2-2010《爆炸性环境 第2部分: 由隔爆外壳“d”保护的电气设备》
GB12476.1-2013《可燃性粉尘环境用电气设备 第1部分: 通用要求》
GB12476.5-2013《可燃性粉尘环境用电气设备 第5部分: 外壳保护型“D”》

记事:
1. 预置电缆长度大于1米, 安装使用时, 电缆自由端应插入与使用环境相适应的设备内。
2. 外壳防护等级 IP65。

中心主任: 王华

颁发日期: 2018年11月5日
本证有效期: 2018年11月5日至2023年11月4日

国家防爆电气产品质量监督检验中心
南阳防爆电气研究所
地址: 中国河南省南阳市仲景北路20号 邮编: 473008
电话: 0377-43226564 传真: 0377-43226175 <http://www.china-ex.com>

注: 本证书仅供认证文件和产品使用, 复制无效。输入资料: 李海英
0618 8602 7859 8166 联系方式: www.china-ex.com

CNEX 国家防爆

防爆合格证

编号: CNEx18.5735

制造单位: 广州派展工业技术有限公司
(广州市天河区沐稼东路5号3栋2楼B室)

产品名称: 压力变送器

型号规格: PS6000 24VDC 4~20mA

防爆标志: Ex ia IIC T6 Ga

产品标准: Q/PS 101.06-2018 JT6

总装图号: CT-0-04

经对上述产品图样及技术文件的审查和样品检验, 确认符合下列标准:
GB3836.1-2010《爆炸性环境 第1部分: 设备 通用要求》
GB3836.4-2010《爆炸性环境 第4部分: 本质安全型“i”保护的电气设备》
GB3836.20-2010《爆炸性环境 第20部分: 设备保护级别 (EPL) 为 Ga 的设备》

记事:
1. 本产品由全铜构成。
2. 本安参数为: $U_i=28VDC$, $I_i=93mA$, $P_i=0.65W$, $C_i=0.044\mu F$, $L_i=0mH$.

中心主任: 王华

颁发日期: 2018年11月26日
本证有效期: 2018年11月26日至2023年11月19日

国家防爆电气产品质量监督检验中心
南阳防爆电气研究所
地址: 中国河南省南阳市仲景北路20号 邮编: 473008
电话: 0377-43226564 传真: 0377-43226175 <http://www.china-ex.com>

注: 本证书仅供认证文件和产品使用, 复制无效。输入资料: 李海英
0522 0758 4063 2352 联系方式: www.china-ex.com

CNEX 国家防爆

防爆合格证

编号: CNEx18.3866

制造单位: 广州派展工业技术有限公司
(广州市天河区沐稼东路5号3栋2楼B室)

产品名称: 模拟量输入隔爆式安全栅

型号规格: PS3000-11A21 DC24V

防爆标志: [Exia Ga] IIC

产品标准: Q/GZPSGV 3-2018

总装图号: PS3000-1-2ZT01

经对上述产品图样及技术文件的审查和样品检验, 确认符合下列标准:
GB3836.1-2010《爆炸性环境 第1部分: 设备 通用要求》
GB3836.4-2010《爆炸性环境 第4部分: 本质安全型“i”保护的电气设备》
GB3836.20-2010《爆炸性环境 第20部分: 设备保护级别 (EPL) 为 Ga 的设备》

记事:
1. 本证书代表的产品: PS3000-11A21, PS3000-11A11, DC24V, [Exia Ga] IIC。
2. 本安参数: $U_m=250VAC/DC$ (7~8) $U_o=28VDC$, $I_o=93mA$, $P_o=0.65W$, $C_o=0.05\mu F$, $L_o=2.4mH$ 。(9~8) $U_o=6VDC$, $I_o=63mA$, $P_o=93mW$, $C_o=28\mu F$, $L_o=5.6mH$ 。

中心主任: 王华

颁发日期: 2018年8月20日
本证有效期: 2018年8月20日至2023年6月19日

国家防爆电气产品质量监督检验中心
南阳防爆电气研究所
地址: 中国河南省南阳市仲景北路20号 邮编: 473008
电话: 0377-43226564 传真: 0377-43226175 <http://www.china-ex.com>

注: 本证书仅供认证文件和产品使用, 复制无效。输入资料: 李海英
0618 8602 7859 8166 联系方式: www.china-ex.com

CNEX 国家防爆

防爆合格证

编号: CNEx18.5457X

制造单位: 广州派展工业技术有限公司
(广州市天河区沐稼东路5号3栋2楼B室)

产品名称: 一体化温度变送器

型号规格: PS8000 DC24V

防爆标志: Ex d IIC T6 GbEx ID A21 IP65 T80°C

产品标准: Q/PS 101.02-2018 JT2

总装图号: QY-002, QY-003

经对上述产品图样及技术文件的审查和样品检验, 确认符合下列标准:
GB3836.1-2010《爆炸性环境 第1部分: 设备 通用要求》
GB3836.2-2010《爆炸性环境 第2部分: 由隔爆外壳“d”保护的电气设备》
GB12476.1-2013《可燃性粉尘环境用电气设备 第1部分: 通用要求》
GB12476.5-2013《可燃性粉尘环境用电气设备 第5部分: 外壳保护型“D”》

记事:
1. 预置电缆长度大于1米, 安装使用时, 电缆自由端应插入与使用环境相适应的设备内。
2. 外壳防护等级 IP65。
3. 产品使用时, 应考虑外界温度影响, 避免引起超过温度组别。

中心主任: 王华

颁发日期: 2018年11月5日
本证有效期: 2018年11月5日至2023年11月4日

国家防爆电气产品质量监督检验中心
南阳防爆电气研究所
地址: 中国河南省南阳市仲景北路20号 邮编: 473008
电话: 0377-43226564 传真: 0377-43226175 <http://www.china-ex.com>

注: 本证书仅供认证文件和产品使用, 复制无效。输入资料: 李海英
1762 9428 1553 0294 联系方式: www.china-ex.com

CNEX 国家防爆

防爆合格证

编号: CNEx18.4810

制造单位: 广州派展工业技术有限公司
(广州市天河区沐稼东路5号3栋2楼B室)

产品名称: 压力变送器

型号规格: PS6000-2051 DC24V

防爆标志: Ex d IIC T6 GbEx ID A21 IP65 T80°C

产品标准: Q/PS 101.04-2018 JT4

总装图号: QY-001

经对上述产品图样及技术文件的审查和样品检验, 确认符合下列标准:
GB3836.1-2010《爆炸性环境 第1部分: 设备 通用要求》
GB3836.2-2010《爆炸性环境 第2部分: 由隔爆外壳“d”保护的电气设备》
GB12476.1-2013《可燃性粉尘环境用电气设备 第1部分: 通用要求》
GB12476.5-2013《可燃性粉尘环境用电气设备 第5部分: 外壳保护型“D”》

记事:
1. 预置电缆长度均大于1米, 安装使用时, 电缆自由端应插入与使用环境相适应的设备内。
2. 外壳防护等级 IP65。

中心主任: 王华

颁发日期: 2018年9月21日
本证有效期: 2018年9月21日至2023年8月20日

国家防爆电气产品质量监督检验中心
南阳防爆电气研究所
地址: 中国河南省南阳市仲景北路20号 邮编: 473008
电话: 0377-43226564 传真: 0377-43226175 <http://www.china-ex.com>

注: 本证书仅供认证文件和产品使用, 复制无效。输入资料: 李海英
1762 9428 1553 0294 联系方式: www.china-ex.com

Certificates

证书 >>

Certificates

证书 >>



Certificates 证书 >>



Pressure Products 压力产品 >>

标准DIN型	标准电缆型	标准航插型
		
★ -0.1~0MPa至0~250MPa ★ 表压、绝压、真空 ★ 4~20mADC (两线制) ★ 0~5、0~10、1~5VDC (三线制) ★ 检测设备、液压、水利、压缩空气等	★ -0.1~0MPa至0~250MPa ★ 表压、绝压、真空 ★ 4~20mADC (两线制) ★ 0~5、0~10、1~5VDC (三线制) ★ 检测设备、液压、水利、压缩空气等	★ -0.1~0MPa至0~250MPa ★ 表压、绝压、真空 ★ 4~20mADC (两线制) ★ 0~5、0~10、1~5VDC (三线制) ★ 检测设备、液压、水利、压缩空气等

标准显示型	防爆型	不锈钢防爆型
		
★ -0.1~0MPa至0~250MPa ★ 表压、绝压、真空 ★ 4~20mADC (两线制) ★ 1~5VDC (三线制) ★ 检测设备、液压、水利、压缩空气等	★ -0.1~0MPa至0~250MPa ★ 表压、绝压、真空 ★ 4~20mADC (两线制) ★ 0~5、0~10、1~5VDC (三线制) ★ 燃气、石油、化工、防爆测试设备等	★ -0.1~0MPa至0~250MPa ★ 表压、绝压、真空 ★ 4~20mADC (两线制) ★ 0~5、0~10、1~5VDC (三线制) ★ 燃气、石油、化工、防爆测试设备等

标准工业型	防爆工业型	智能工业型
		
★ -0.1~0MPa至0~250MPa ★ 表压、绝压、真空 ★ 4~20mADC (两线制) ★ 0~5、0~10、1~5VDC (三线制) ★ 检测设备、液压、锅炉、环保等	★ -0.1~0MPa至0~250MPa ★ 表压、绝压、真空 ★ 4~20mADC (两线制) ★ 0~5、0~10、1~5VDC (三线制) ★ 燃气、石油、化工、防爆测试设备等	★ -0.1~0MPa至0~250MPa ★ 表压、绝压、真空 ★ 4~20mADC两线制 ★ Hart、CAN、MODBUS-RTU协议 ★ 检测设备、石油、化工、燃气等

Pressure Products
压力产品 >>

液位型	防腐液位型	法兰防腐液位型
		
★ 0~1mH ₂ O至0~100mH ₂ O ★ 表压 ★ 4~20mADC (两线制) 0~5、0~10、1~5VDC (三线制) ★ 水利、环保、化工等	★ 0~1mH ₂ O至0~100mH ₂ O ★ 表压 ★ 4~20mADC (两线制) 0~5、0~10、1~5VDC (三线制) ★ 水利、环保、化工等	★ 0~1mH ₂ O至0~100mH ₂ O ★ 表压 ★ 4~20mADC (两线制) 0~5、0~10、1~5VDC (三线制) ★ 水利、环保、化工等

平膜型	不锈钢平膜型	DIN平膜型
		
★ 0~1.6MPa至0~120MPa ★ 表压 ★ 4~20mADC (两线制) 0~5、0~10、1~5VDC (三线制) ★ 石油、泥浆等	★ 0~1.6MPa至0~120MPa ★ 表压 ★ 4~20mADC (两线制) 0~5、0~10、1~5VDC (三线制) ★ 石油、泥浆等	★ -0.1~0MPa至0~60MPa ★ 表压、绝压、真空 ★ 4~20mADC (两线制) 0~5、0~10、1~5VDC (三线制) ★ 食品、医药、化工、环保等

螺纹由壬型	平膜由壬型	法兰平膜型
		
★ 0~35MPa至0~135MPa ★ 表压 ★ 4~20mADC (两线制) ★ 石油、泥浆等	★ 0~35MPa至0~135MPa ★ 表压 ★ 4~20mADC (两线制) ★ 石油、泥浆等	★ 0~1.6MPa至0~40MPa ★ 表压 ★ 4~20mADC (两线制) 0~5、0~10、1~5VDC (三线制) ★ 石油、泥浆等

Pressure Products & Alarm Controllers
压力产品及报警控制器 >>

卡箍卫生型	工业卡箍卫生型	法兰卫生型
		
★ 0~0.07MPa至0~10MPa ★ 表压、绝压 ★ 4~20mADC (两线制) 0~5、0~10、1~5VDC (三线制) ★ 食品、医药、化工、环保等	★ 0~0.07MPa至0~10MPa ★ 表压、绝压 ★ 4~20mADC (两线制) 0~5、0~10、1~5VDC (三线制) ★ 食品、医药、化工、环保等	★ 0~0.02MPa至0~10MPa ★ 表压、绝压 ★ 4~20mADC (两线制) 0~5、0~10、1~5VDC (三线制) ★ 食品、医药、化工、环保等

空调型	高温型	高温LEMO型
		
★ -0.1~0MPa至0~10MPa ★ 表压、绝压 ★ 4~20mADC (两线制) 0~5、0~10、1~5VDC (三线制) ★ 空调、压缩机等	★ -0.1~0MPa至0~250MPa ★ 表压、绝压、真空 (耐温到150℃) ★ 4~20mADC (两线制) 0~5、0~10、1~5VDC (三线制) ★ 锅炉、化工等	★ -0.1~0MPa至0~250MPa ★ 表压、绝压、真空 (耐温到150℃) ★ 4~20mADC (两线制) 0~5、0~10、1~5VDC (三线制) ★ 锅炉、化工等

温度报警控制器	压力报警控制器	差压报警控制器
		
★ -200~500℃ ★ 4~20mADC ★ 单点、双点 开关信号输出 ★ 锅炉、燃气、石油、化工、医药、粮食、测试设备、食品、液压等	★ -0.1~0MPa至0~250MPa ★ 4~20mADC ★ 单点、双点 开关信号输出 ★ 锅炉、燃气、石油、化工、医药、测试设备、液压等	★ 0~0.005MPa至0~2.5MPa ★ 4~20mADC ★ 单点、双点 开关信号输出 ★ 锅炉、燃气、石油、化工、医药、粮食、测试设备、食品、液压等

Temperature Products

温度产品 >>

Intelligent Products

智能产品 >>

精巧型	不锈钢精巧型	抱箍型
		
★ 热电阻 ★ -50~150℃ ★ 4~20mADC(两线) ★ 热电阻、0~5、0~10、1~5VDC(三线) ★ 锅炉、燃气、石油、化工、医药、环保、粮食、测试设备、食品、液压等	★ 热电阻 ★ -50~350℃ ★ 4~20mADC(两线) ★ 热电阻(三线) ★ 锅炉、燃气、石油、化工、医药、环保、粮食、测试设备、食品、液压等	★ 热电阻 ★ -50~350℃ ★ 4~20mADC(两线) ★ 热电阻(三线) ★ 锅炉、燃气、石油、化工、医药、环保、粮食、测试设备、食品、液压等

防潮型	防爆型	带显示工业型
		
★ 热电阻、热电偶 ★ -200~1300℃ ★ 热电偶、4~20mADC(两线)热电阻(三线) ★ 锅炉、燃气、石油、化工、医药、粮食、测试设备、钢铁、水泥、液压、垃圾焚烧等	★ 热电阻、热电偶 ★ -200~1300℃ ★ 热电偶、4~20mADC(两线)热电阻(三线) ★ 锅炉、燃气、石油、化工、医药、粮食、测试设备、钢铁、水泥、液压、垃圾焚烧等	★ 热电阻、热电偶 ★ -200~1300℃ ★ 热电偶、4~20mADC(两线)热电阻(三线) ★ 锅炉、燃气、石油、化工、医药、粮食、测试设备、钢铁、水泥、液压、垃圾焚烧等

卡箍型	壁挂型	智能工业型
		
★ 热电阻、热电偶 ★ -200~1300℃ ★ 热电偶、4~20mADC(两线)热电阻(三线) ★ 锅炉、燃气、石油、化工、医药、粮食、测试设备、食品、液压等	★ 热电阻、热电偶 ★ -200~1300℃ ★ 热电偶、4~20mADC(两线)热电阻(三线) ★ 实验室、环境空气检测等	★ 热电阻、热电偶 ★ -200~1300℃ ★ 4~20mADC(两线) ★ Hart、CAN、MODBUS-RTU协议 ★ 锅炉、燃气、石油、化工、医药、粮食、测试设备、钢铁、水泥、液压、垃圾焚烧等

智能压力变送器	智能差压(高静压)变送器	智能绝压变送器
		
★ -0.1~0MPa至0~40MPa ★ 表压、真空 ★ 4~20mADC+Hart协议(两线制) ★ 锅炉、燃气、石油、化工、液压、测试设备、垃圾焚烧、钢铁、水泥等	★ -0.1~0MPa至0~6.89MPa(高静压可到30MPa) ★ 差压 ★ 4~20mADC+Hart协议(两线制) ★ 锅炉、燃气、石油、化工、液压、测试设备、垃圾焚烧、钢铁、水泥等	★ 0~200Pa至0~6.89MPa ★ 绝压 ★ 4~20mADC+Hart协议(两线制) ★ 锅炉、燃气、石油、化工、液压、测试设备、垃圾焚烧、贸易计量等

插入筒式智能压力变送器	单法兰智能压力变送器	卡箍智能压力变送器
		
★ 0~1kPa至0~690kPa ★ 表压 ★ 4~20mADC+Hart协议(两线制) ★ 锅炉、石油、化工、医药、测试设备等	★ 0~1kPa至0~690kPa ★ 表压 ★ 4~20mADC+Hart协议(两线制) ★ 锅炉、石油、化工、医药、测试设备等	★ 0~1kPa至0~690kPa ★ 表压、绝压、真空 ★ 4~20mADC+Hart协议(两线制) ★ 锅炉、石油、化工、医药、测试设备等

插入筒式智能差压变送器	双法兰智能差压变送器	卡箍智能差压变送器
		
★ 0~1kPa至0~690kPa ★ 差压 ★ 4~20mADC+Hart协议(两线制) ★ 反应釜、石油、化工、医药、测试设备等	★ 0~1kPa至0~690kPa ★ 差压 ★ 4~20mADC+Hart协议(两线制) ★ 反应釜、石油、化工、医药、测试设备等	★ 0~1kPa至0~690kPa ★ 差压 ★ 4~20mADC+Hart协议(两线制) ★ 食品、医药等

Flowmeter Products

流量产品 >>

分体式电磁流量计	一体化带显示电磁流量计	电池供电电磁流量计
		
★ DN6~DN3000 ★ 电导率大于20us/cm的介质 ★ 法兰、卡箍、螺纹、夹持、插入型 ★ 锅炉、水利、食品、医药、化工等	★ DN6~DN3000 ★ 电导率大于20us/cm的介质 ★ 法兰、卡箍、螺纹、夹持、插入型 ★ 锅炉、水利、食品、医药、化工等	★ DN6~DN800 ★ 电导率大于20us/cm的介质 ★ 法兰、卡箍、螺纹、夹持 ★ 锅炉、食品、医药、化工等

涡街流量计	插入式涡街流量计	带温压补偿涡街流量计
		
★ DN15~DN300 ★ 液体、气体、蒸汽 ★ 法兰、夹持、卡箍、螺纹、插入型 ★ 锅炉、水利、环保、医药、化工、气体等	★ DN15~DN300 ★ 液体、气体、蒸汽 ★ 法兰、夹持、卡箍、螺纹、插入型 ★ 锅炉、水利、环保、医药、化工、气体等	★ DN15~DN300 ★ 液体、气体、蒸汽 ★ 法兰、夹持、卡箍、螺纹、插入型 ★ 锅炉、水利、环保、医药、化工、气体等

涡轮流量计	金属管浮子流量计	质量流量计
		
★ DN4~DN200 ★ 304、316 ★ 液体、气体 ★ MODBUS-RTU、Hart协议	★ DN15~DN200 ★ 304、316L、衬四氟 ★ 液体、气体 ★ MODBUS-RTU、Hart协议	★ DN3~DN250 ★ 304、316、衬四氟、钛 ★ 气体、液体 ★ MODBUS-RTU、Hart协议

Level Meter Products

液位产品 >>

磁翻板液位计	浮球液位计、液位开关	电容液位计、液位开关
		
★ 360度转子、180度转子 ★ 顶装式、侧装式 ★ 法兰安装、卡箍安装 ★ 普通型、防腐型	★ 多种规格浮子可选 ★ 顶装式、侧装式 ★ 法兰安装、螺纹安装 ★ 普通型、防腐型	★ 0~3m可选 ★ 顶装式 ★ 法兰安装、螺纹安装 ★ 润滑油、液态气体等

超声波液位计	磁质伸缩液位计	雷达液位计
		
★ 顶装式 ★ 法兰安装、螺纹安装 ★ 4~20mADC (两线制) ★ 水利、电力、矿山、医药、化工等	★ 顶装式、侧装式 ★ 法兰安装、螺纹安装 ★ 4~20mADC (两线制) ★ 水利、石油、食品、医药、化工等	★ 顶装式 ★ 法兰安装、螺纹安装 ★ 4~20mADC (两线制) ★ 油田、水利、食品、医药、化工等

音叉液位开关	液位、密度计	射频导纳液位计、液位开关
		
★ 顶装式、侧装式 ★ 法兰安装、螺纹安装 ★ 开关信号 ★ 煤炭、环保、食品、医药、化工等	★ 侧装式 ★ 法兰安装、卡箍安装 ★ 4~20mADC+Hart协议 (两线制) ★ 环保、食品、医药、化工等	★ 顶装式 ★ 法兰安装、卡箍安装 ★ 4~20mADC (两线制)、开关信号 ★ 锅炉、水利、食品、医药、化工等

Modules & Wireless Products

模块及无线产品 >>

Eledctromagnetic Valves

电磁阀 >>

无源隔离器  ★ 单通道、双通道 ★ 1路输入、1路输出，无需外接电源 ★ 雷区、漏电现场	防雷隔离器  ★ 输入端防雷、输出端防雷 ★ 1进1出，1进2出（2线和4线通用） ★ 雷区、漏电现场	配电器  ★ 单通道 ★ 2线和4线通用 ★ 雷区、漏电现场
安全栅  ★ 单通道、双通道 ★ 1进1出，1进2出 ★ 开关量输入、模拟量输出，开关量输入、开关量输出，热电阻热电偶输入，MODBUS-RTU输入输出 ★ 安全防爆现场（[Ex ia Ga] IIC）	导轨式温变模块  ★ 1组输入、2组输出 ★ 热电阻输入、热电偶输入 ★ 热电阻输出、4~20mA输出、4~20mA+Hart协议输出	圆形温变模块  ★ 1组输入、1组输出 ★ 经济型、隔离型、智能型 ★ 热电阻输入、热电偶输入 ★ 4~20mA输出、4~20mA+Hart协议、MODBUS-RTU输出
无线压力产品  ★ 3.6VDC供电、24VDC供电 ★ GPRS、NBIOT ★ 基站定位、GPRS定位、随时唤醒、环境温度显示	无线温度产品  ★ 3.6VDC供电、24VDC供电 ★ GPRS、NBIOT ★ 基站定位、GPRS定位、随时唤醒、环境温度显示	无线差压产品  ★ 3.6VDC供电、24VDC供电 ★ GPRS、NBIOT ★ 基站定位、GPRS定位、随时唤醒、环境温度显示

防爆电磁阀  ★ 常开、常闭、自保持式 ★ 0~200MPa承压 ★ 接线座式、引线式 ★ 铸钢、黄铜、铝、聚四氟乙烯、不锈钢	直动式电磁阀  ★ 常开、常闭、自保持式 ★ 0~0.6MPa承压 ★ 接线座式、引线式、插头式 ★ 黄铜、铝、聚四氟乙烯、不锈钢	高温电磁阀  ★ 常开、常闭、自保持式 ★ 0~2.5MPa承压 ★ 接线座式、引线式、插头式 ★ 铸钢、不锈钢
低温电磁阀  ★ 常开、常闭 ★ 0~6.4MPa承压 ★ 接线座式、引线式、插头式 ★ 黄铜、不锈钢	防腐电磁阀  ★ 常开、常闭、自保持式 ★ 0~1.6MPa承压 ★ 接线座式、引线式、插头式 ★ 聚四氟乙烯、PVC、ABS747、316	潜水电磁阀  ★ 常开、常闭、自保持式 ★ 0~10MPa承压 ★ 引线式 ★ 铸钢、不锈钢
燃气电磁阀  ★ 常开、常闭、自保持式 ★ 0~1.6MPa承压 ★ 接线座式、引线式、插头式 ★ 铸钢、不锈钢	真空电磁阀  ★ 常开、常闭、自保持式 ★ -0.1~0.1MPa承压 ★ 接线座式、引线式、插头式 ★ 黄铜、聚四氟乙烯、不锈钢	二位三通电磁阀  ★ 常开、常闭 ★ -0~20MPa承压 ★ 接线座式、引线式、插头式 ★ 铸钢、黄铜、铝、聚四氟乙烯、不锈钢

Other Products

其它产品 >>

Order Products

非标定制产品 >>

压力表	耐震压力表	隔膜压力表
		
★ 60 mm、100 mm、150mm ★ -0.1~0Mpa至0~60Mpa ★ 1.6级、2.5级 ★ 电力、石油、化工、燃气、液压等	★ 60 mm、100 mm、150mm ★ -0.1~0Mpa至0~60Mpa ★ 1.6级、2.5级 ★ 电力、石油、化工、燃气、液压等	★ 100 mm、150mm ★ 0~0.1Mpa至0~2.5Mpa ★ 2.5级 ★ 食品、医药、化工、环保等

轴向型双金属温度计	径向型双金属温度计	万向型双金属温度计
		
★ 60 mm、100 mm、150mm ★ -50~200℃ ★ 1.5级、2.5级 ★ 电力、石油、化工、燃气、液压等	★ 60 mm、100 mm、150mm ★ -50~200℃ ★ 1.5级、2.5级 ★ 电力、石油、化工、燃气、液压等	★ 60 mm、100 mm、150mm ★ -50~200℃ ★ 1.5级、2.5级 ★ 电力、石油、化工、燃气、液压等

气体探测器	电导率	PH计
		
★ 氧气、乙炔、磷化氢、硫化氢等 ★ 4~20mA、MODBUS-RTU、开关信号 ★ 电力、石油、化工、燃气、食品等	★ G1/2螺纹安装 ★ 4~20mA、MODBUS-RTU、开关信号 ★ 电子、化工、医药、机电、核能、环保、食品等行业	★ G3/4螺纹安装 ★ 4~20mA、MODBUS-RTU、开关信号 ★ 城市污水处理厂、化工、印染、造纸、制药、电镀以及环保等


非标定制小压力	非标定制PARK接头	非标定制小巧型
		

非标定制经济型压力	非标定制经济型温度	非标定制经济型模块
		

非标定制防爆压力	非标定制小差压	非标定制差压
		

非标定制斜面压力开关	非标定制方形压力开关	非标定制圆形压力开关
		

Accessories
配件产品 >>

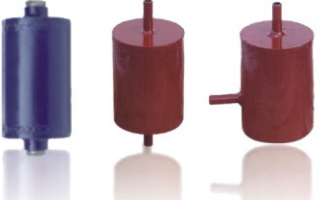散热器	冷凝罐	冷凝弯
		
安装套管	安装底座	安装支架
		
截止阀	二阀组	三阀组
		
五阀组	腰型接头	引压接头
		

常用压力单位换算表

单位	帕斯卡 Pa	巴 bar	工程大气压 kgf/cm ²	标准大气压 atm	毫米水柱 mmH ₂ O	毫米汞柱 mmHg	磅力/平方英寸 lb/in ² ,psi
帕斯卡 Pa	1	1×10^{-5}	1.019716×10^{-5}	0.9869236×10^{-5}	1.019716×10^{-1}	0.75006×10^{-2}	1.450442×10^{-4}
巴 bar	1×10^5	1	1.019716	0.9869236	1.019716×10^4	0.73006×10^3	1.450442×10
工程大气压 kgf/cm ²	0.98665×10^5	0.980665	1	0.96784	1×10^4	0.73556×10^3	1.4224×10
标准大气压 atm	1.01325×10^5	1.01325	1.03323	1	1.03323×10^4	0.76×10^3	1.4696×10
毫米水柱 mmH ₂ O	0.980665×10	0.980655×10^{-4}	1×10^{-4}	0.96784×10^{-4}	1	0.73556×10^{-1}	1.4224×10^{-3}
毫米汞柱 mmHg	1.333224×10^2	1.333224×10^{-3}	1.35951×10^{-3}	1.3158×10^{-3}	1.35951×10	1	1.9338×10^{-2}
磅力/平方英寸 lb/in ² ,psi	0.68949×10^4	0.68949×10^{-1}	0.70307×10^{-1}	0.6805×10^{-1}	0.70307×10^3	0.51715×10^2	1

常用体积流量单位换算表

单位	L/min	m ³ /h	ft ³ /h	USgal/min	bb1/d
L/min	1	0.06	2.1189	0.264178	9.057
m ³ /h	16.667	1	35.314	4.403	151
ft ³ /h	0.4719	0.028317	1	0.1247	4.2746
USgal/min	3.785	0.2273	8.0208	1	34.28
bb1/d	0.1104	0.006624	0.23394	0.02917	1

常用质量流量单位换算表

单位	Kg/h	Kg/min	Kg/s	t/h	lb/s
Kg/h	1	16.7×10^{-3}	278×10^{-6}	0.001	612×10^{-6}
Kg/min	60	1	16.7×10^{-3}	0.06	36.7×10^{-3}
fKg/s	3600	60	1	3.6	2.205
t/h	1000	16.7	278×10^{-3}	1	612×10^{-3}
lb/s	1633	27.2	0.454	1.633	1